




**PLANTA DE COBERTURA - SALAS**  
 ÁREA CONSTRUÍDA = 136,43 m<sup>2</sup>  
 ESCALA: 1/75

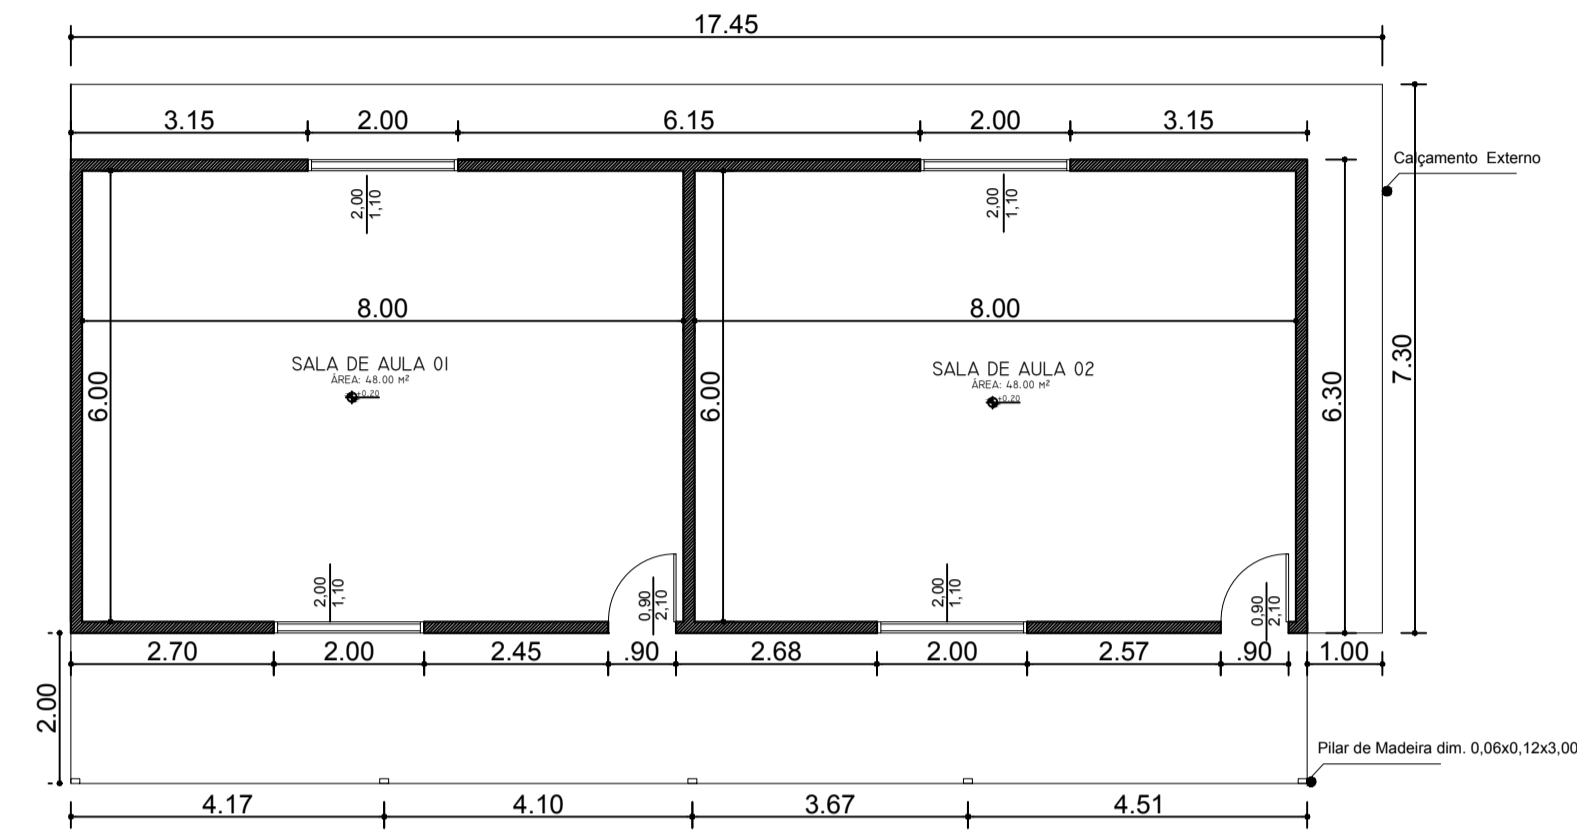


**PLANTA BAIXA - SALAS**  
 ÁREA CONSTRUÍDA = 136,43 m<sup>2</sup>  
 ESCALA: 1/75

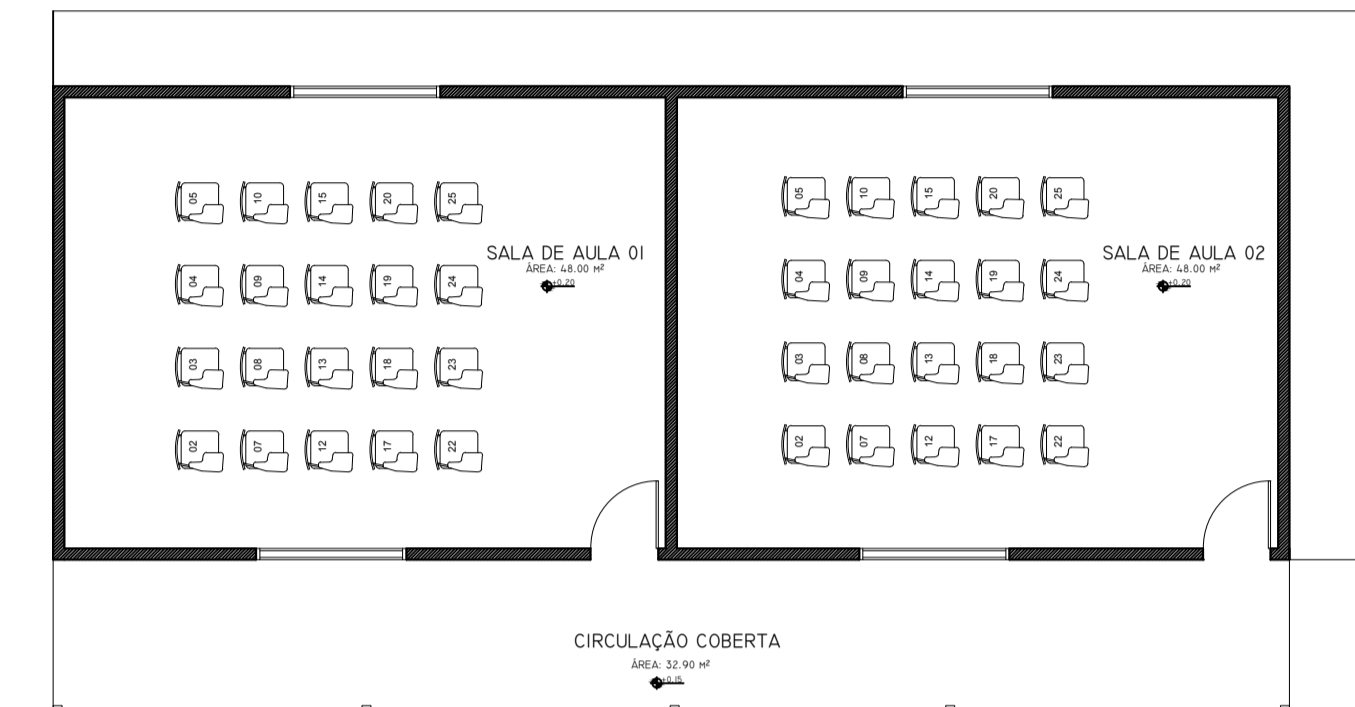


**LAYOUT - SALAS**  
 ÁREA CONSTRUÍDA = 136,43 m<sup>2</sup>  
 ESCALA: 1/75

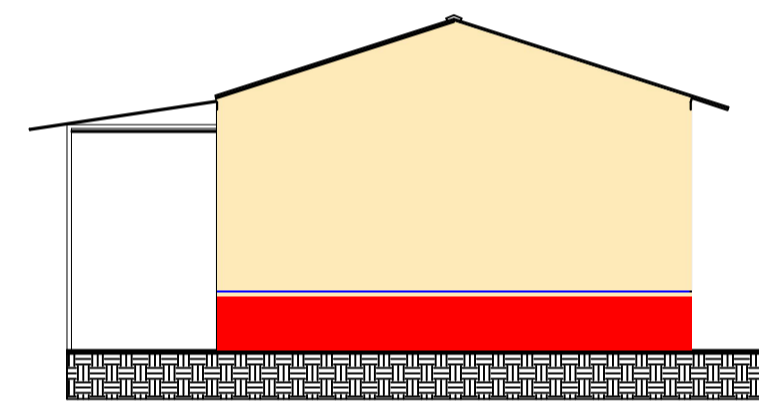

**VISTA FRONTAL - SALAS**  
 ÁREA CONSTRUÍDA = 136,43 m<sup>2</sup>  
 ESCALA: 1/75

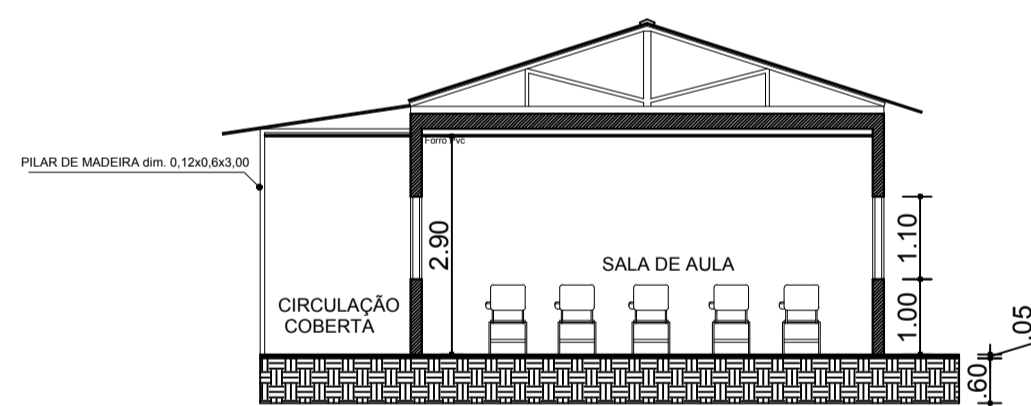


**SEÇÃO TRANSVERSAL - SALAS**  
 ÁREA CONSTRUÍDA = 136,43 m<sup>2</sup>  
 ESCALA: 1/75

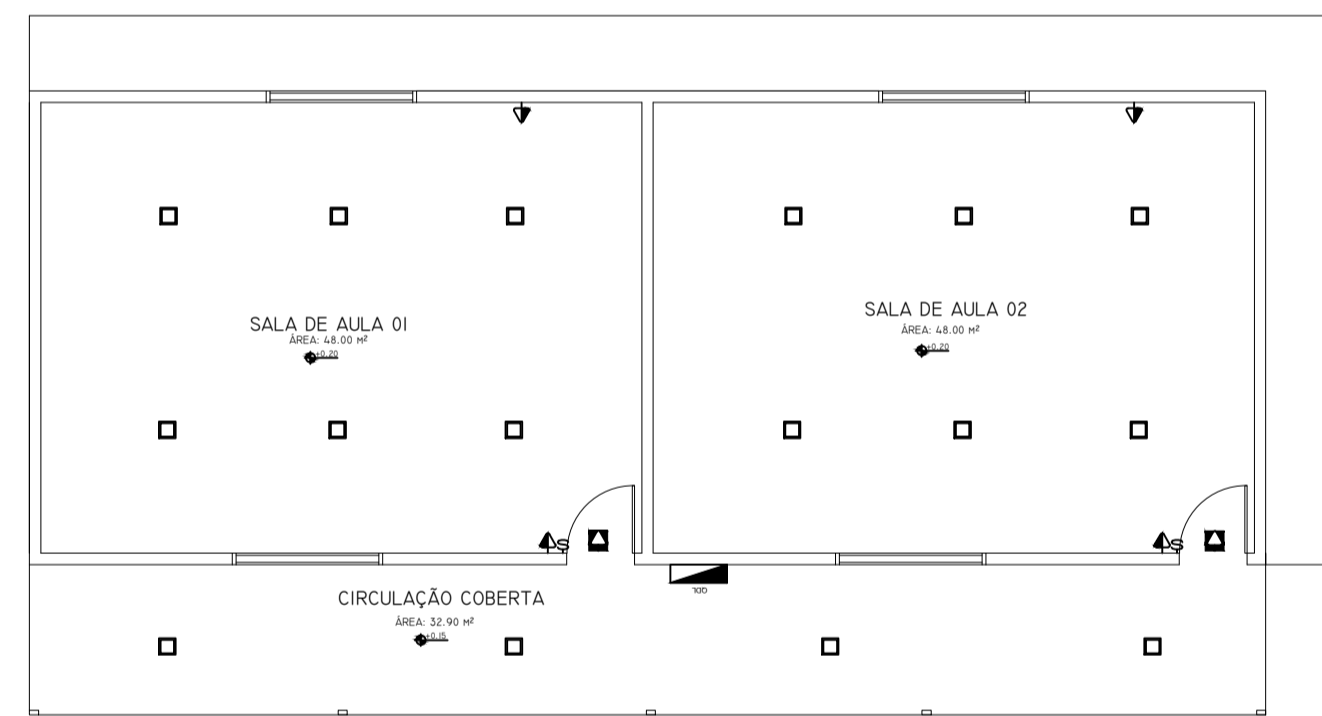


**ELETRICO**  
 ÁREA CONSTRUÍDA = 136,43 m<sup>2</sup>  
 ESCALA: 1/75

SIMBOLOGIA	
	TOMADA 110 V MÉDIA 2P UNIVERSAL EM 4"x2" A 1,20 M DO PISO PRONTO ATRÁS DO ESPELHO
	TOMADA ALTA 1P UNIVERSAL PARA ILUMINAÇÃO DE EMERGÊNCIA EM 4"x2" A 2,50 M DO PISO PRONTO
	TOMADA BAIXA 2P UNIVERSAL EM 4"x2" A 0,30 M DO PISO PRONTO
	TOMADA MÉDIA 2P UNIVERSAL EM 4"x2" A 1,50 M DO PISO PRONTO
	TOMADA BAIXA 2P+T UNIVERSAL POLARIZADA EM CX. 4"x2" A 0,30 M DO PISO PRONTO
	INTERRUPTOR SIMPLES DE UMA SEÇÃO A 1,20 M DO PISO PRONTO
	TOMADA 2P+T UNIVERSAL POLARIZADA EM CX. 4"x2" NO PISO
	TOMADA DE TELEFONE NO PISO
	TOMADA DE TELEFONE A 0,30 M DO PISO PRONTO
	PONTO DE REDE A 0,30 M DO PISO PRONTO RJ45
	LUM. PAFLON COM ACRÍLICO 40W FLUOR. COMP.EL
	ARANDELA A ESCOLHA
	LUMINÁRIA COM ACRÍLICO 1x16 WIZXAR 70 50W FLUOR COMP.PNAL

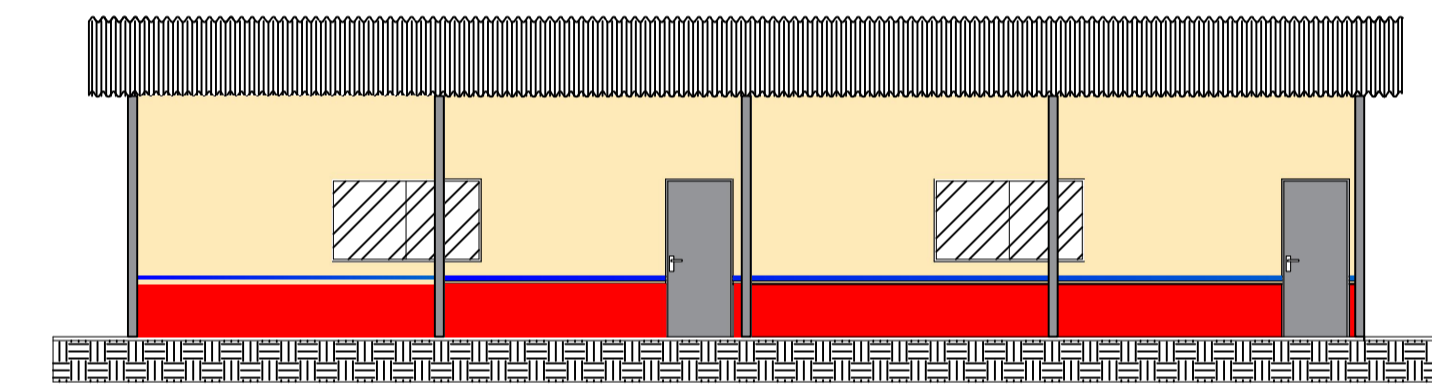

**TELHA VISTA LATERAL - SALAS**  
 ÁREA CONSTRUÍDA = 136,43 m<sup>2</sup>  
 ESCALA: 1/75

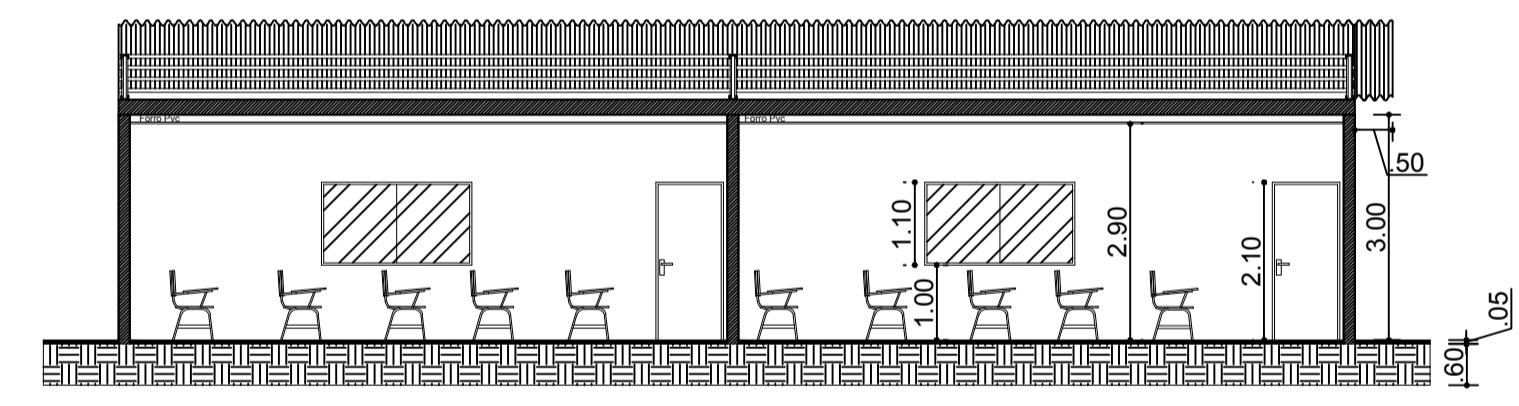

**SEÇÃO TRANSVERSAL - SALAS**  
 ÁREA CONSTRUÍDA = 136,43 m<sup>2</sup>  
 ESCALA: 1/75

PROJETO: Emef São Benedito		
Construção 02 SALAS DE AULA		
ENDEREÇO:	Localidade do espelho - Zona Rural	01 01
PRANCHA:	PLANTA BAIXA E COBERTURA VISTAS E CORTE ELETRICO	
ESCALA:	ÁREA:	DATA:
1/200	136,43 m <sup>2</sup>	Agosto/2018